


RZUT POZIOMU -2-  
INSTALACJA OŚWIETLENIOWA  
SKALA 1:100

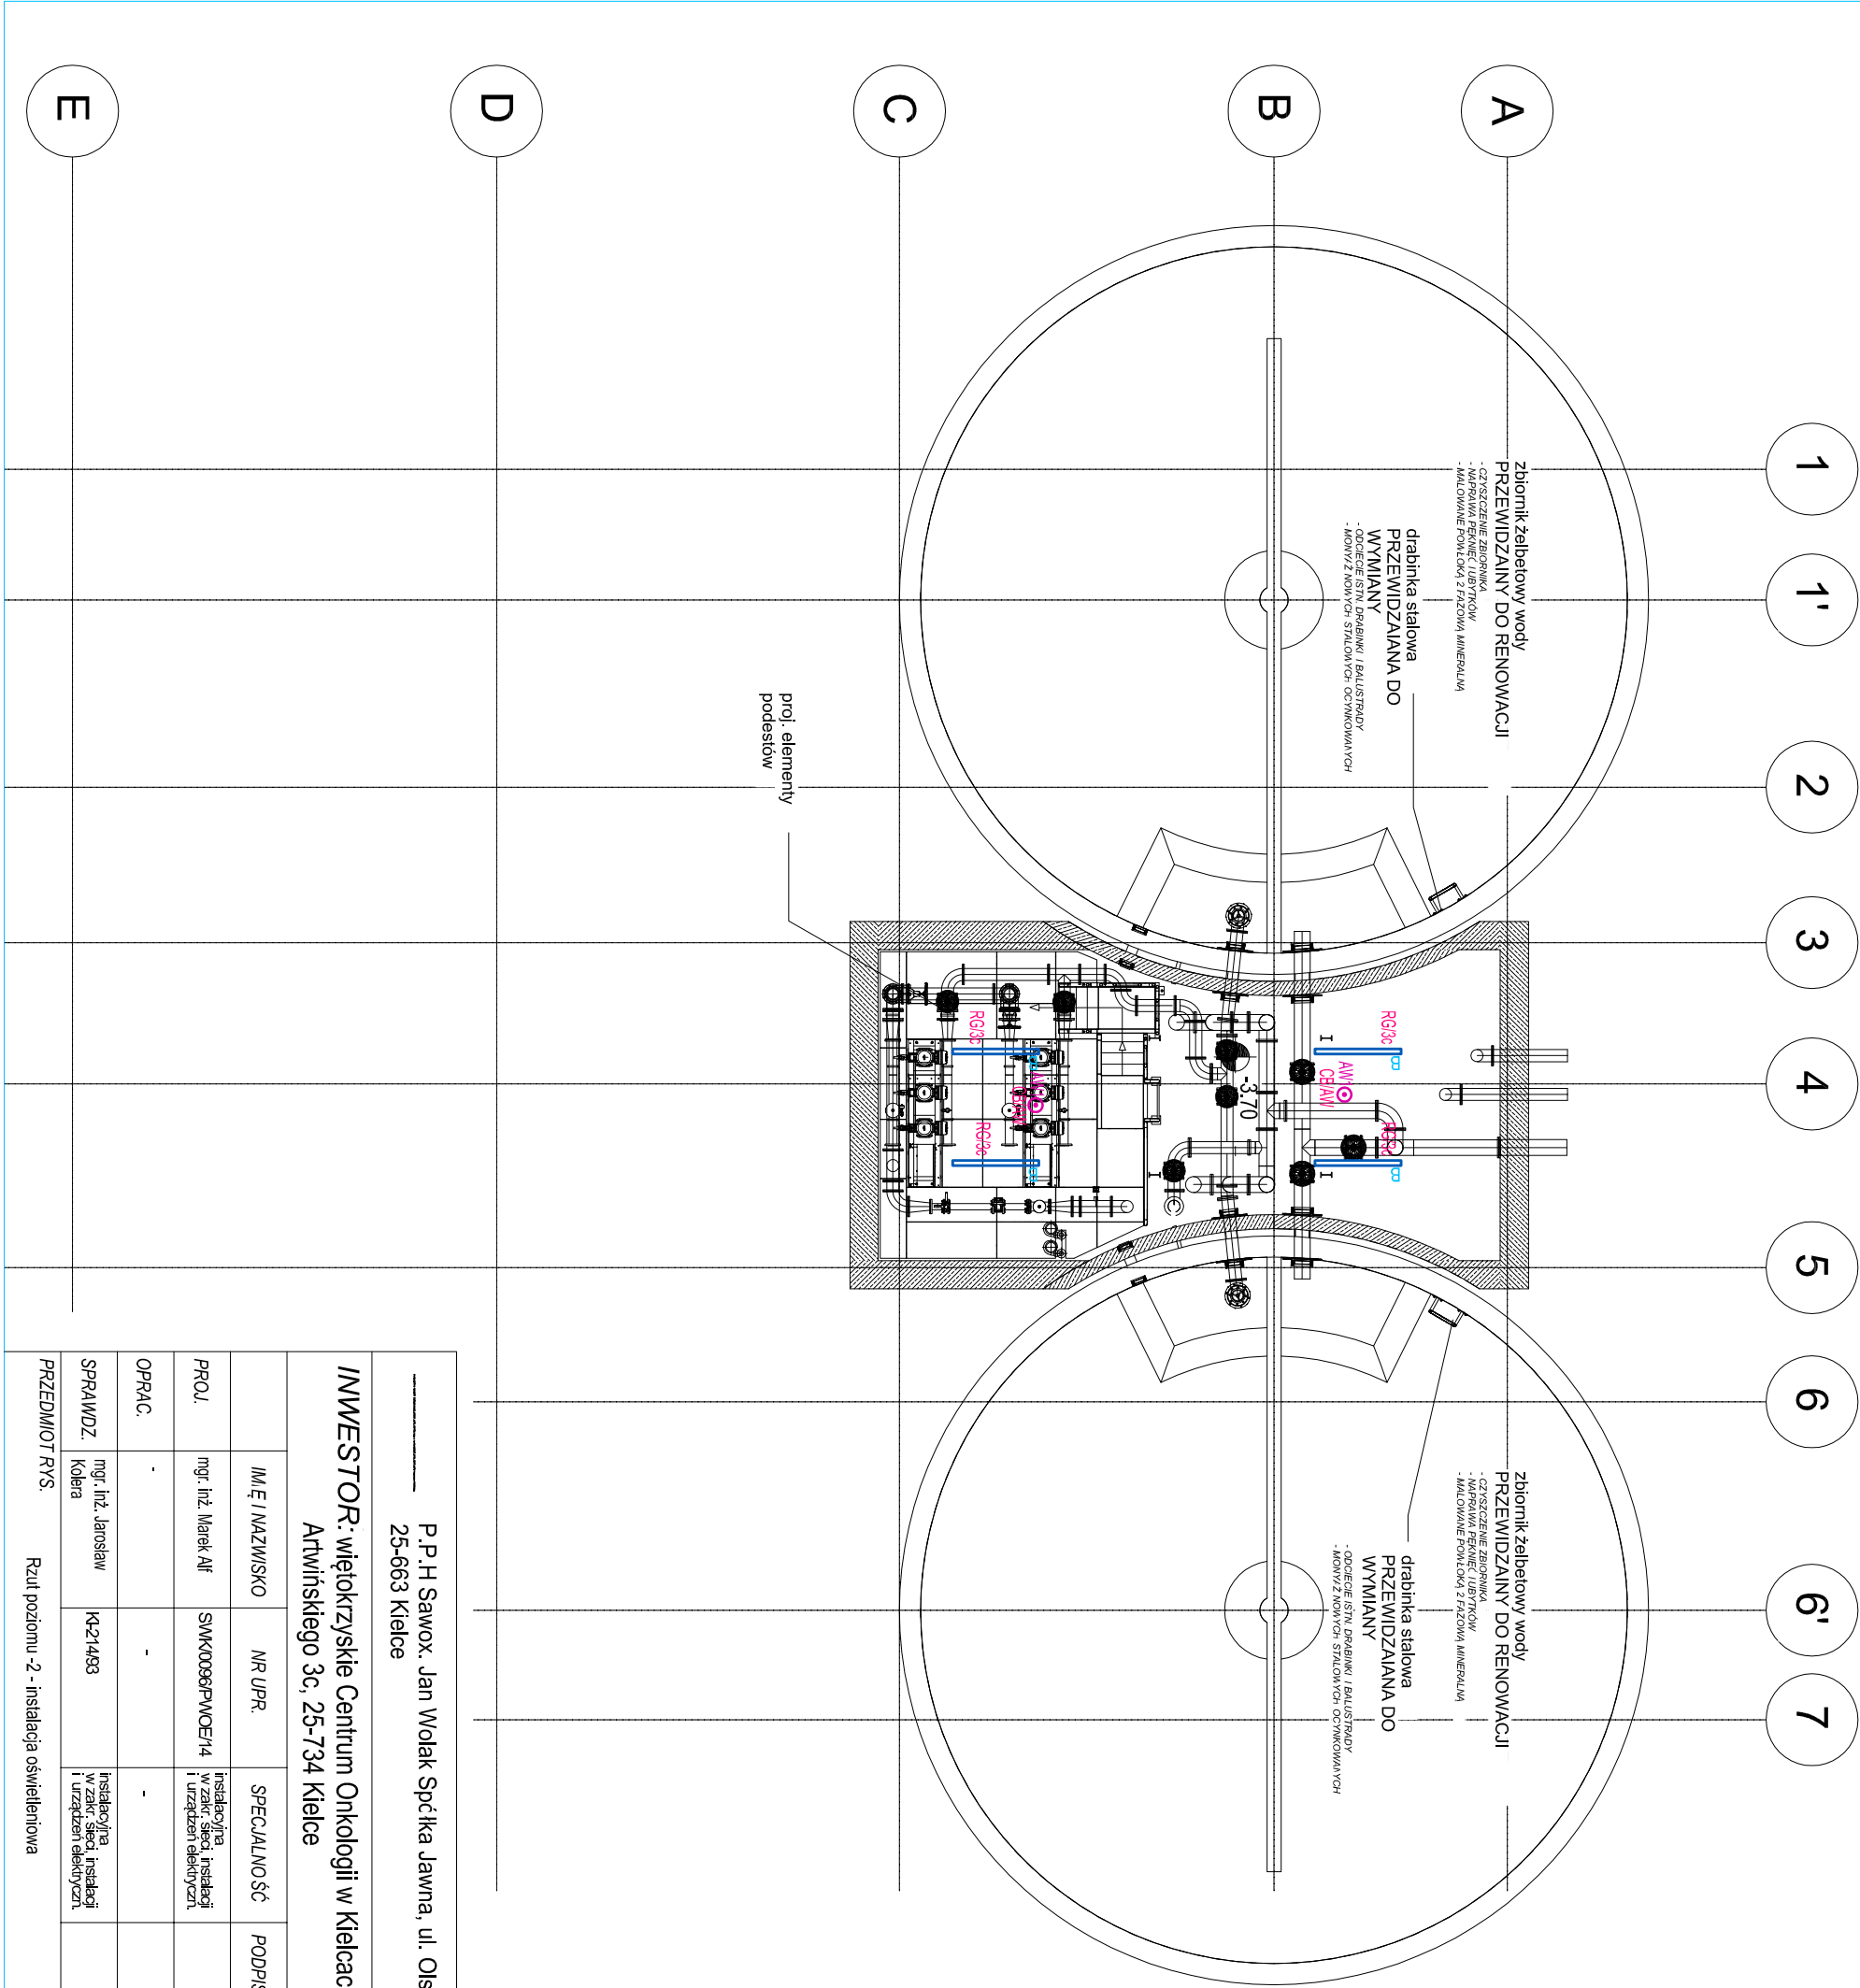

OZNACZENIA:

- wypust oświetleniowy, zastosować oprawę ewakuacyjną IP44 jednostronnie zasłania z centralnej baterii montaż bezpośrednio na ścianie lub podłynkowo
- wypust oświetleniowy, zastosować oprawę oświetlenia aw. IP65 np. EXIT S 1h 3W + termiostat montowana dostropowo lub na ścianie (zasilanie z centralnej baterii)
- Piktoogramy w oprawach ewakuacyjnych uzupełnić zgodnie z wytycznymi rzeczoznawcy PPOZ.
- łącznik 1-biegunowy n.i. IP44
- łącznik świecznikowy n.i. IP44
- łącznik schodowy n.i. IP44
- łącznik krzyżowy n.i. IP44
- czujnik ruchu z wbudowanym sensorem PIR, potencjometrem regulacji zwołki czasowej oraz progu natężenia światła
- oprawa ośw. awaryjnego LED 3W IP65 nastropowa przeznaczona do stosowania w przestrzeni otwartej zasilanie z centralnej baterii
- wypust oświetleniowy, zastosować oprawę nastropową LED IP65 4000lm 25W np. NEPTUN LED COMPACT V2 4000lm 25W IP65
- wypust oświetleniowy, zastosować oprawę nastropową LED IP65 6000lm 36W np. NEPTUN LED COMPACT V2 6000lm 36W IP65
- wypust oświetleniowy, zastosować oprawę kanałową 24V LED IP66 10W
- wypust oświetleniowy zastosować oprawę zewnętrzną LED 10W IP66 1300lm np. FARGO 1300 LED 10W

P.P.H Sawox. Jan Wołak Spółka Jawna, ul. Olszewskiego 6B, 25-663 Kielce					NR RYS. E-01
INWESTOR: wiełokrzyskie Centrum Onkologii w Kielcach ul. Artwińskiego 3c, 25-734 Kielce					SKALA 1 : 100
	IM. I NAZWISKO	NR UPR.	SPECJALNOŚĆ	PODPIS	DATA
PROJ.	mgr. inż. Marek Alf	SWK0096/PWOE/14	instalacja wzrost. siły instalacji i urządzeń elektryczn.		07.2024
OPRAC.	-	-	-		07.2024
SPRAWDZ.	mgr. inż. Jarosław Kobla	K4214B3	instalacyjna w zakres instalacji i urządzeń elektryczn.		
PRZEDMIOT RYS. Rzut poziomu -2- instalacja oświetleniowa					BRANŻA: Instalacje elektryczne